


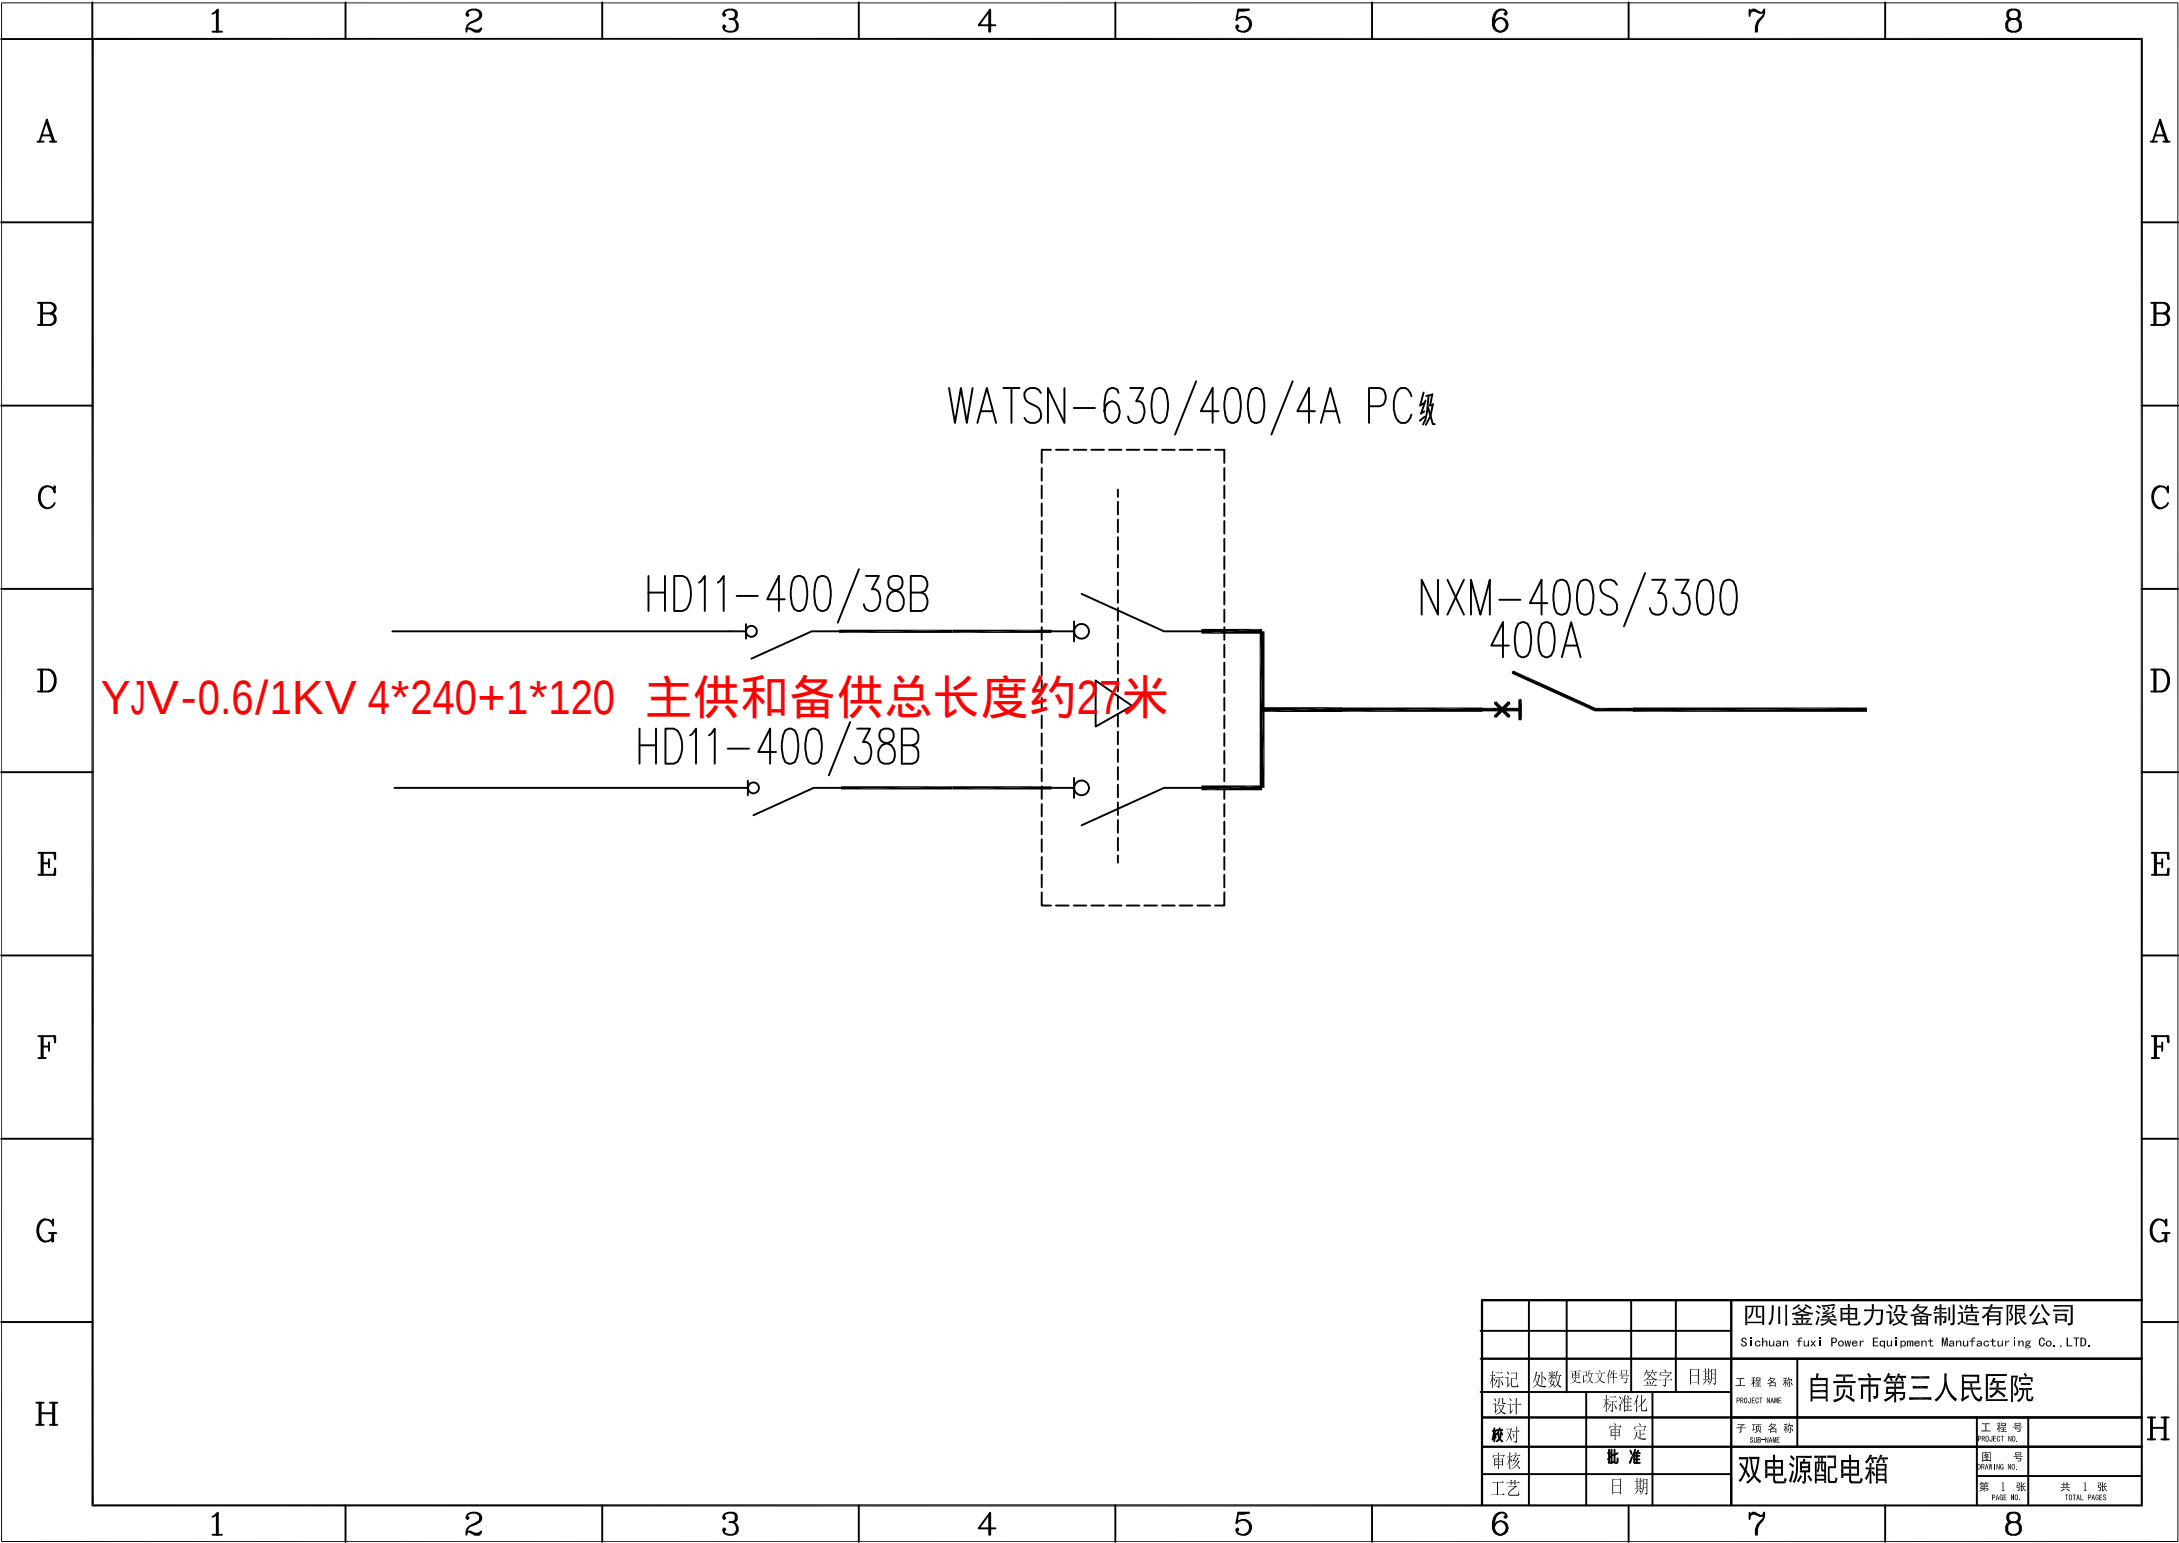

					四川釜溪电力设备制造有限公司			
					Sichuan fuxi Power Equipment Manufacturing Co.,LTD.			
标记	处数	更改文件号	签字	日期	工程名称	自贡市第三人民医院		
设计					PROJECT NAME		工程号	
校对			审定		子项名称		图号	
审核			批准		SUB-NAME		图号	
工艺			日期		双电源配电箱		第 1 张	共 1 张
							PAGE NO.	TOTAL PAGES

刀开关下口铜排重新做，取消两只630A断路器、新增4只400A断路器

630更换两
只增加两
只400

刀开关更换为1000A.刀开关上下口铜排TMY-60*6重新做。增加一只400A断路器。增加安装梁两根。

加一只400A断路器